


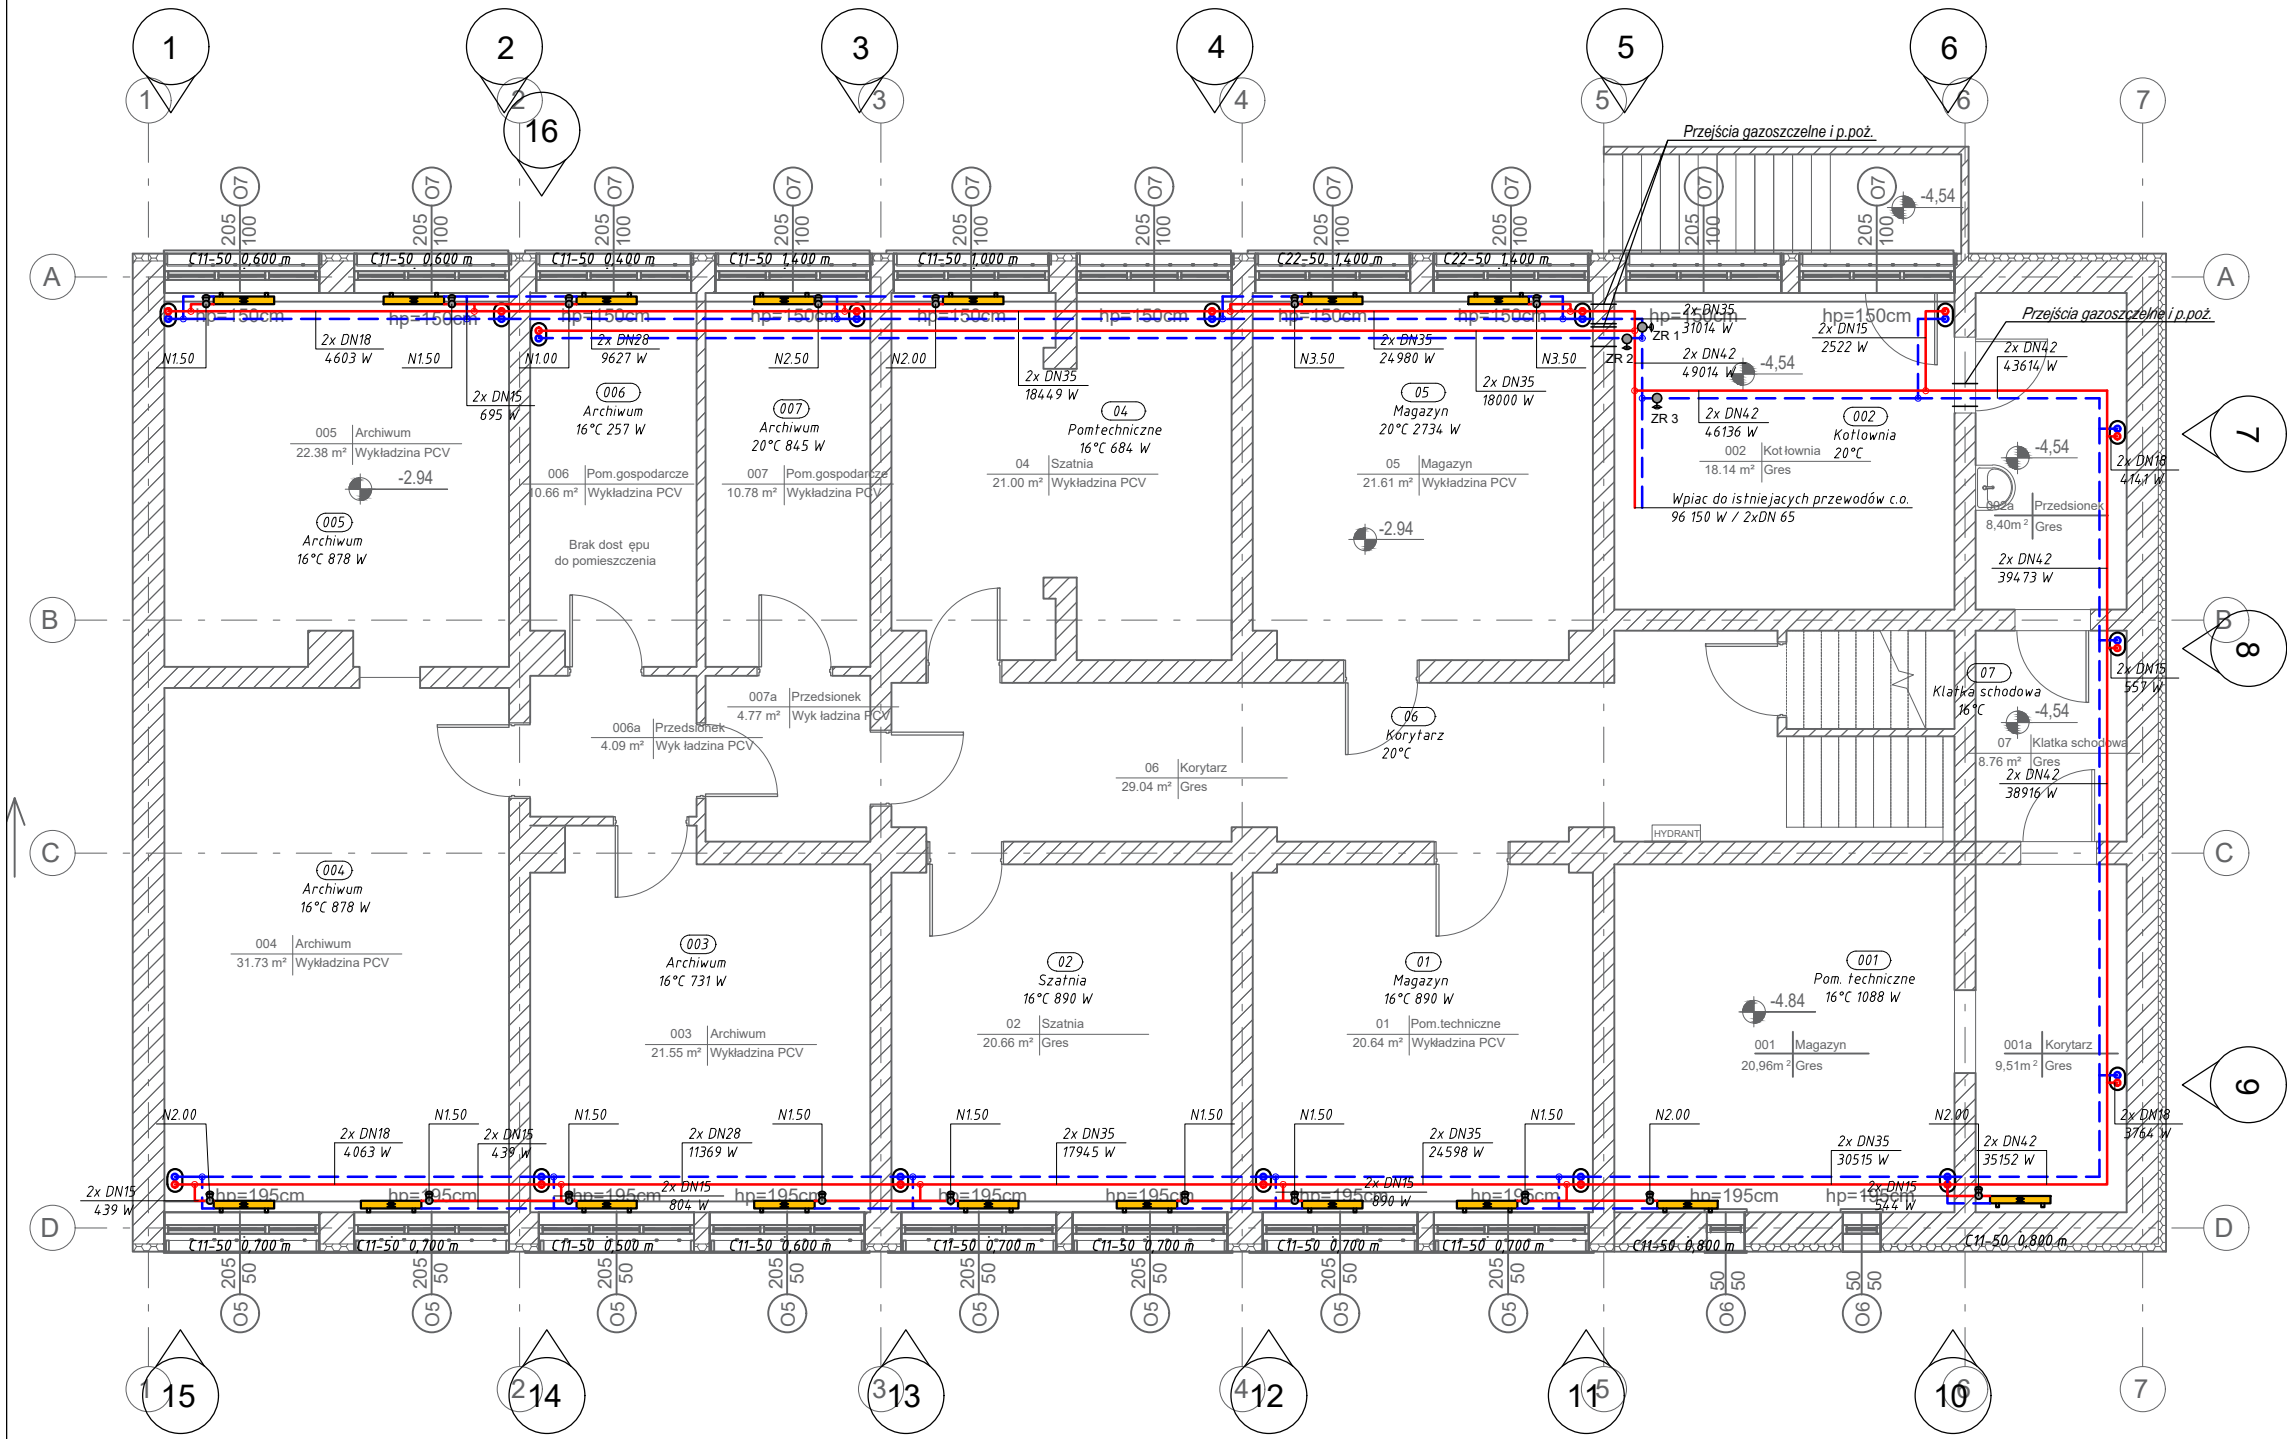

 
RZUT PIWNIC
skala 1:100




Legenda:

 **pion instalacji c.o.**

 **przewód zasilania c.o.**

 **przewód powrotu c.o.**

 **zawór termostatyczny grzejnik**

**GŁĘBOKA TERMOMODERNIZACJA BUDYNKU IZBY
ADMINISTRACJI SKARBOWEJ W KIELCACH PRZY
UL. WESOŁEJ 56 NA DZIAŁCE NR EWID.1137,
OBRĘB 0017 KIELCE**

INWESTOR:

IZBA ADMINISTRACJI SKARBOWEJ
ul. Sandomierska 105
25-324 Kielce

WYKONAWCA:

ul. Skibińskiego 13
25-819 Kielce
tel. 886 720 094
e-mail: biuro@projekt-technika.pl
www.projekt-technika.pl

PROJEKT-TECHNIKA Sp.j.

**PROJEKT
TECHNIKA**

AUTORZY OPRACOWANIA:			
<i>Funkcja</i>	<i>Imię i nazwisko</i>	<i>Uprawnienia budowlane</i>	<i>Podpis</i>
Projektant	mgr inż. Artur Giguelewicz	Uprawnienia nr SKW/0119/PWOS/07	
Projektant	tech. bud. Leopold Szozda	Uprawnienia nr GT.VI-63/88/76	
Asystent	mgr inż. Monika Piras	-----	
Skala:	1:100		Branża: <i>SANITARNA</i>
Temat:	<i>Instalacja c.o. - rzut piwnic</i>		Nr rys.: III/SAN/07
<i>Data opracowania projektu: sierpień 2019</i>			