


RZUT PARTERU
skala 1:100

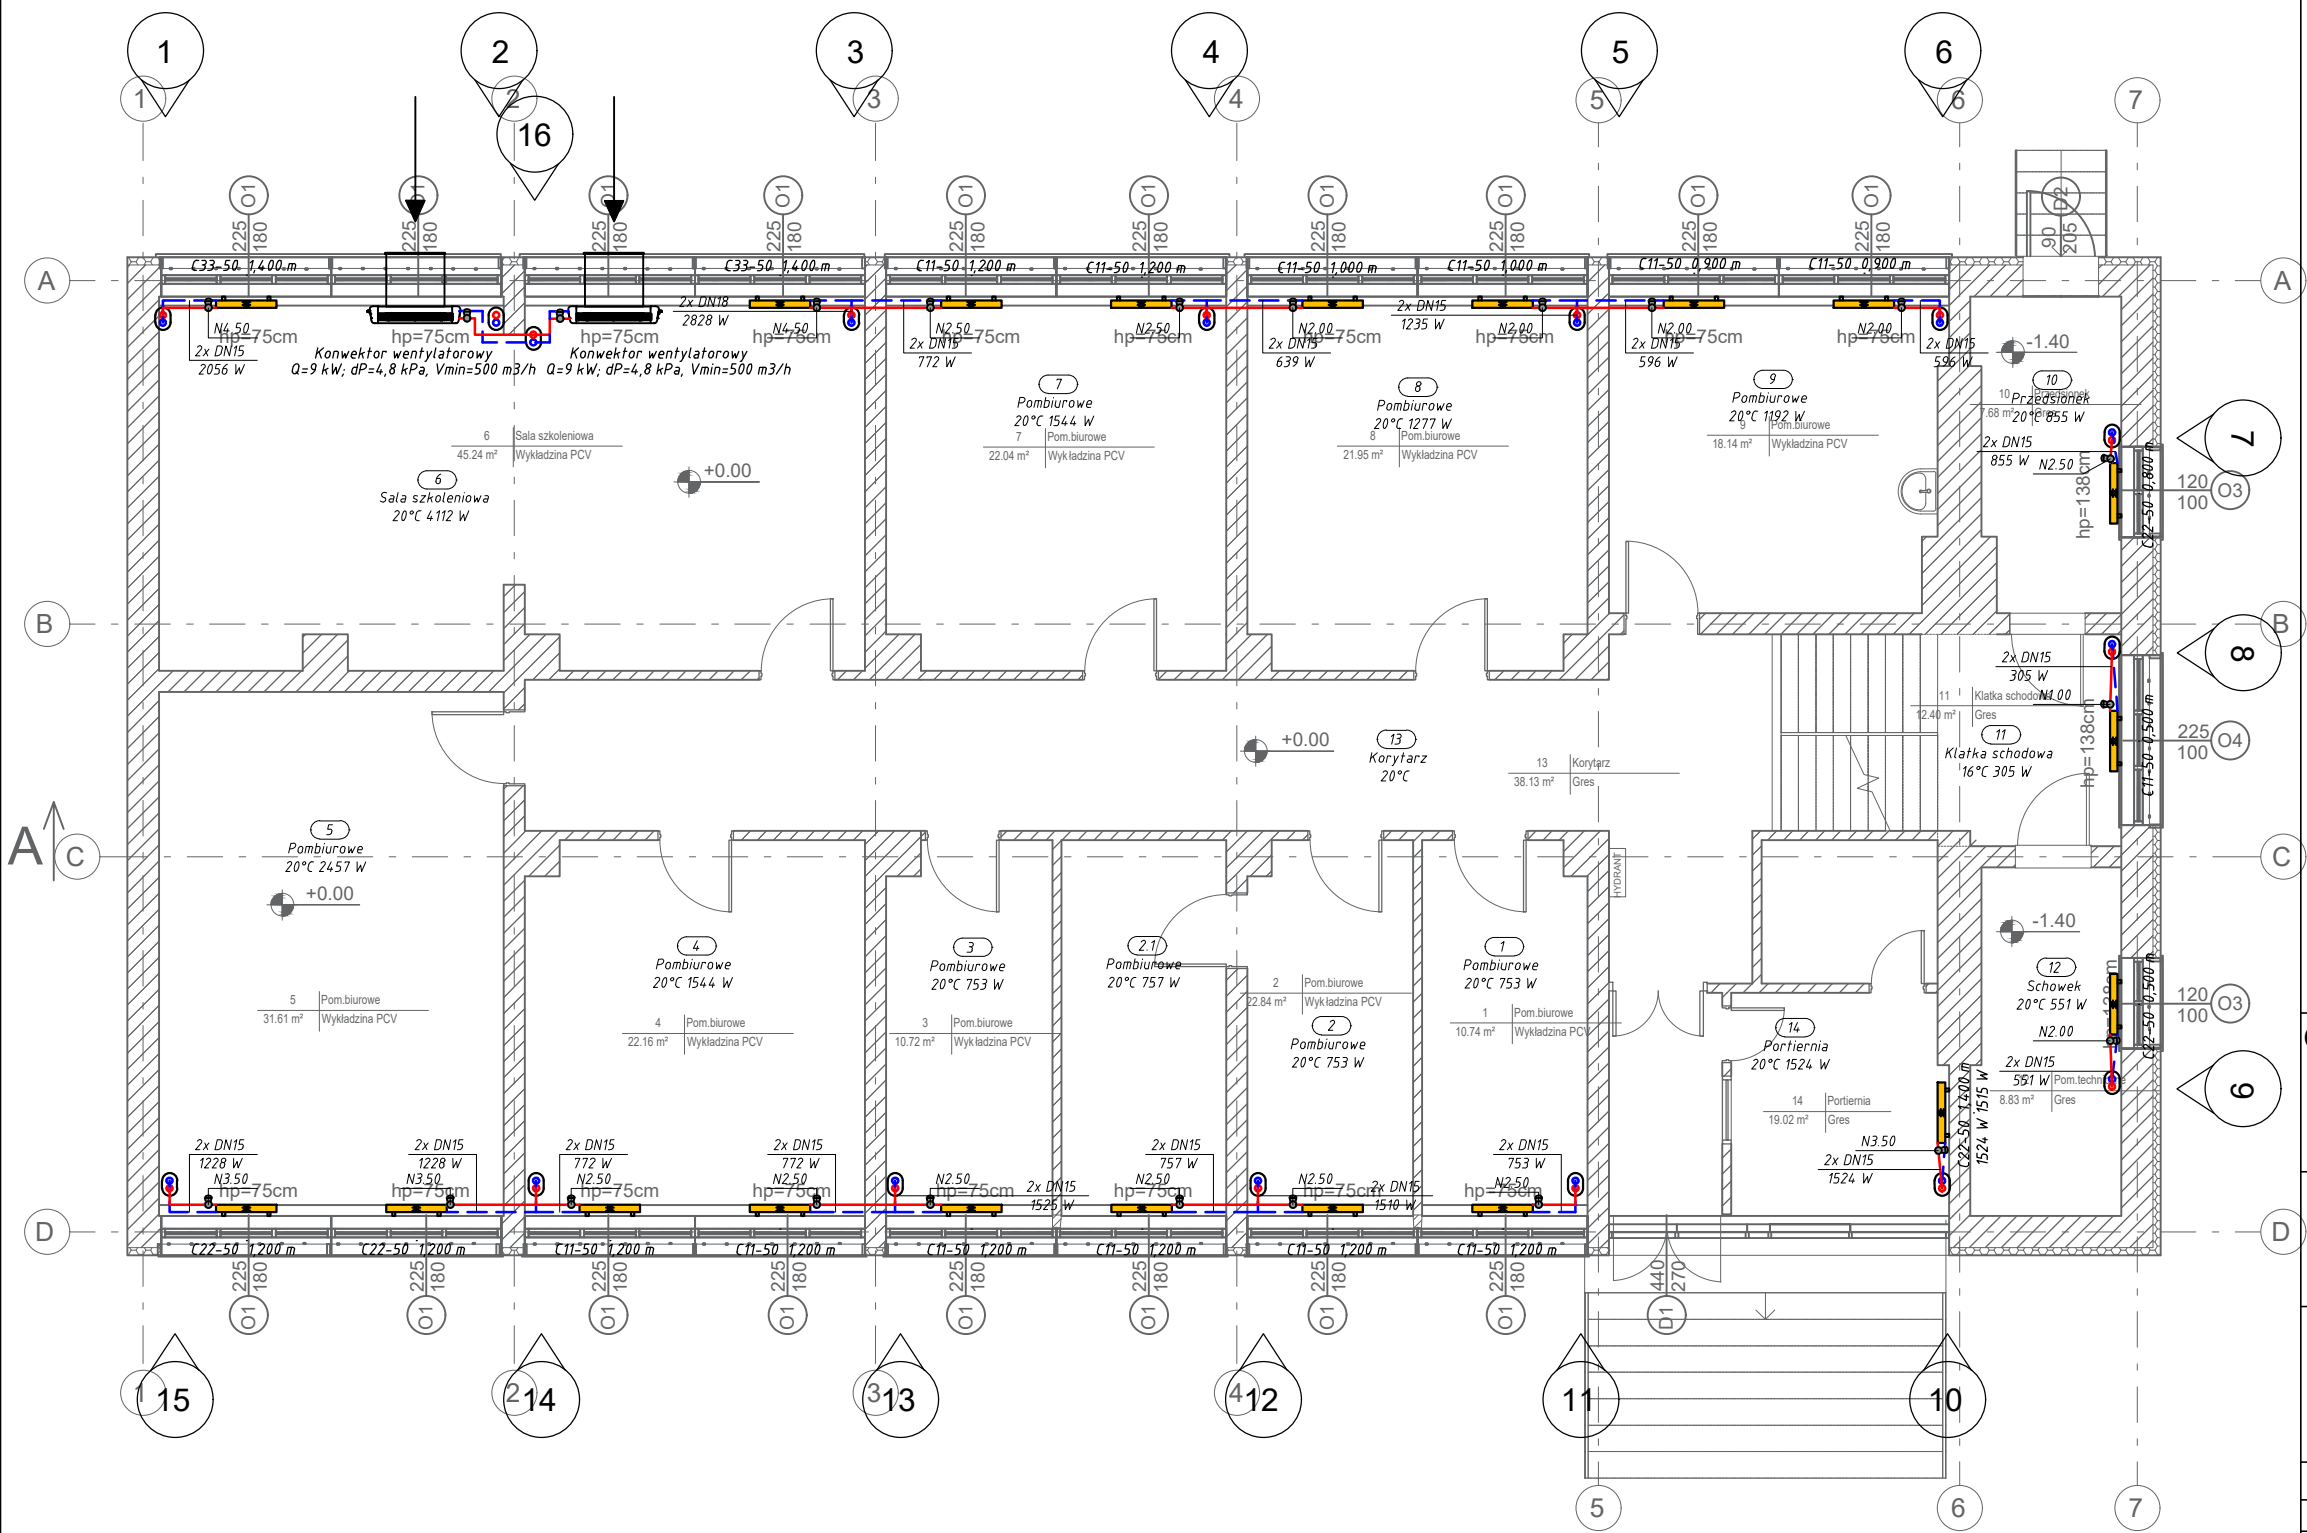

Legenda:

- pion instalacji c.o.
- przewód zasilania c.o.
- przewód powrotu c.o.
- zawór termostatyczny
- grzejnik
- konwektor

GŁĘBOKA TERMOMODERNIZACJA BUDYNKU IZBY ADMINISTRACJI SKARBOWEJ W KIELCACH PRZY UL. WESOŁEJ 56 NA DZIAŁCE NR EWID.1137, OBRĘB 0017 KIELCE

INWESTOR:
IZBA ADMINISTRACJI SKARBOWEJ
ul. Sandomierska 105
25-324 Kielce

WYKONAWCA:
ul. Skibińskiego 13
25-819 Kielce
tel. 886 720 094
e-mail: biuro@projekt-technika.pl
www.projekt-technika.pl

PROJEKT-TECHNIKA Sp.j.
**PROJEKT
TECHNIKA**

AUTORZY OPRACOWANIA:			
<i>Funkcja</i>	<i>Imię i nazwisko</i>	<i>Uprawnienia budowlane</i>	<i>Podpis</i>
Projektant	mgr inż. Artur Giegielewicz	Uprawnienia nr SKW/0119/PWOS/07	
Projektant	tech. bud. Leopold Szozda	Uprawnienia nr GT.VI-63/88/76	
Asystent	mgr inż. Monika Piras	-----	
Skala:	<i>1:100</i>		Branża: <i>SANITARNA</i>
Temat:	<i>Instalacja c.o. - rzut parteru</i>		Nr rys.: <i>III/SAN/08</i>
<i>Data opracowania projektu: sierpień 2019</i>			