

RZUT PIWNIC
skala 1:100

Zestawienie pomieszczeń piwnicy			
Numer	Nazwa	Powierzchnia	Wykończenie posadzki
01	Pom.techniczne	20.63 m ²	Wykładzina PCV
001	Magazyn	21.01 m ²	Gres
001a	Korytarz	9.51 m ²	Gres
02	Szatnia	20.65 m ²	Gres
002	Kotłownia	18.14 m ²	Gres
002a	Przedśionek	8.37 m ²	Gres
003	Archiwum	21.56 m ²	Wykładzina PCV
004	Szatnia	21.00 m ²	Wykładzina PCV
004a	Archiwum	31.73 m ²	Wykładzina PCV
05	Magazyn	21.61 m ²	Wykładzina PCV
005	Archiwum	22.38 m ²	Wykładzina PCV
06	Korytarz	26.00 m ²	Gres
006	Pom.gospodarcze	10.66 m ²	Wykładzina PCV
006a	Przedśionek	4.08 m ²	Wykładzina PCV
07	Klatka schodowa	12.33 m ²	Gres
007	Pom.gospodarcze	10.78 m ²	Wykładzina PCV
007a	Przedśionek	4.78 m ²	Wykładzina PCV
		285.23 m ²	


GŁĘBOKA TERMOMODERNIZACJA BUDYNKU IZBY
ADMINISTRACJI SKARBOWEJ W KIELCACH PRZY
UL. WESOŁEJ 56 NA DZIAŁCE NR EWID.1137,
OBRĘB 0017 KIELCE

INWESTOR:
IZBA ADMINISTRACJI SKARBOWEJ
ul. Sandomierska 105
25-324 Kielce

WYKONAWCA:
ul. Skibińskiego 13
25-819 Kielce
tel. 886 720 094
e-mail: biuro@projekt-technika.pl
www.projekt-technika.pl

PROJEKT-TECHNIKA Sp.j.
PROJEKT™
TECHNIKA

AUTORZY OPRACOWANIA:			
<i>Funkcja</i>	<i>Imię i nazwisko</i>	<i>Uprawnienia budowlane</i>	<i>Podpis</i>
Projektant	mgr inż. arch. Paweł Czarnecki	Uprawnienia nr 171/SWOKK/2013 do projektowania bez ograniczeń w specjalności architektonicznej	
Asystent	mgr inż. Sylvia Parobiec	-----	
Skala:	1:100		Branża: INWENTARYZACJA
Temat:	RZUT PIWNIC		Nr rys.: V/INW/01
Data opracowania projektu: sierpień 2019			

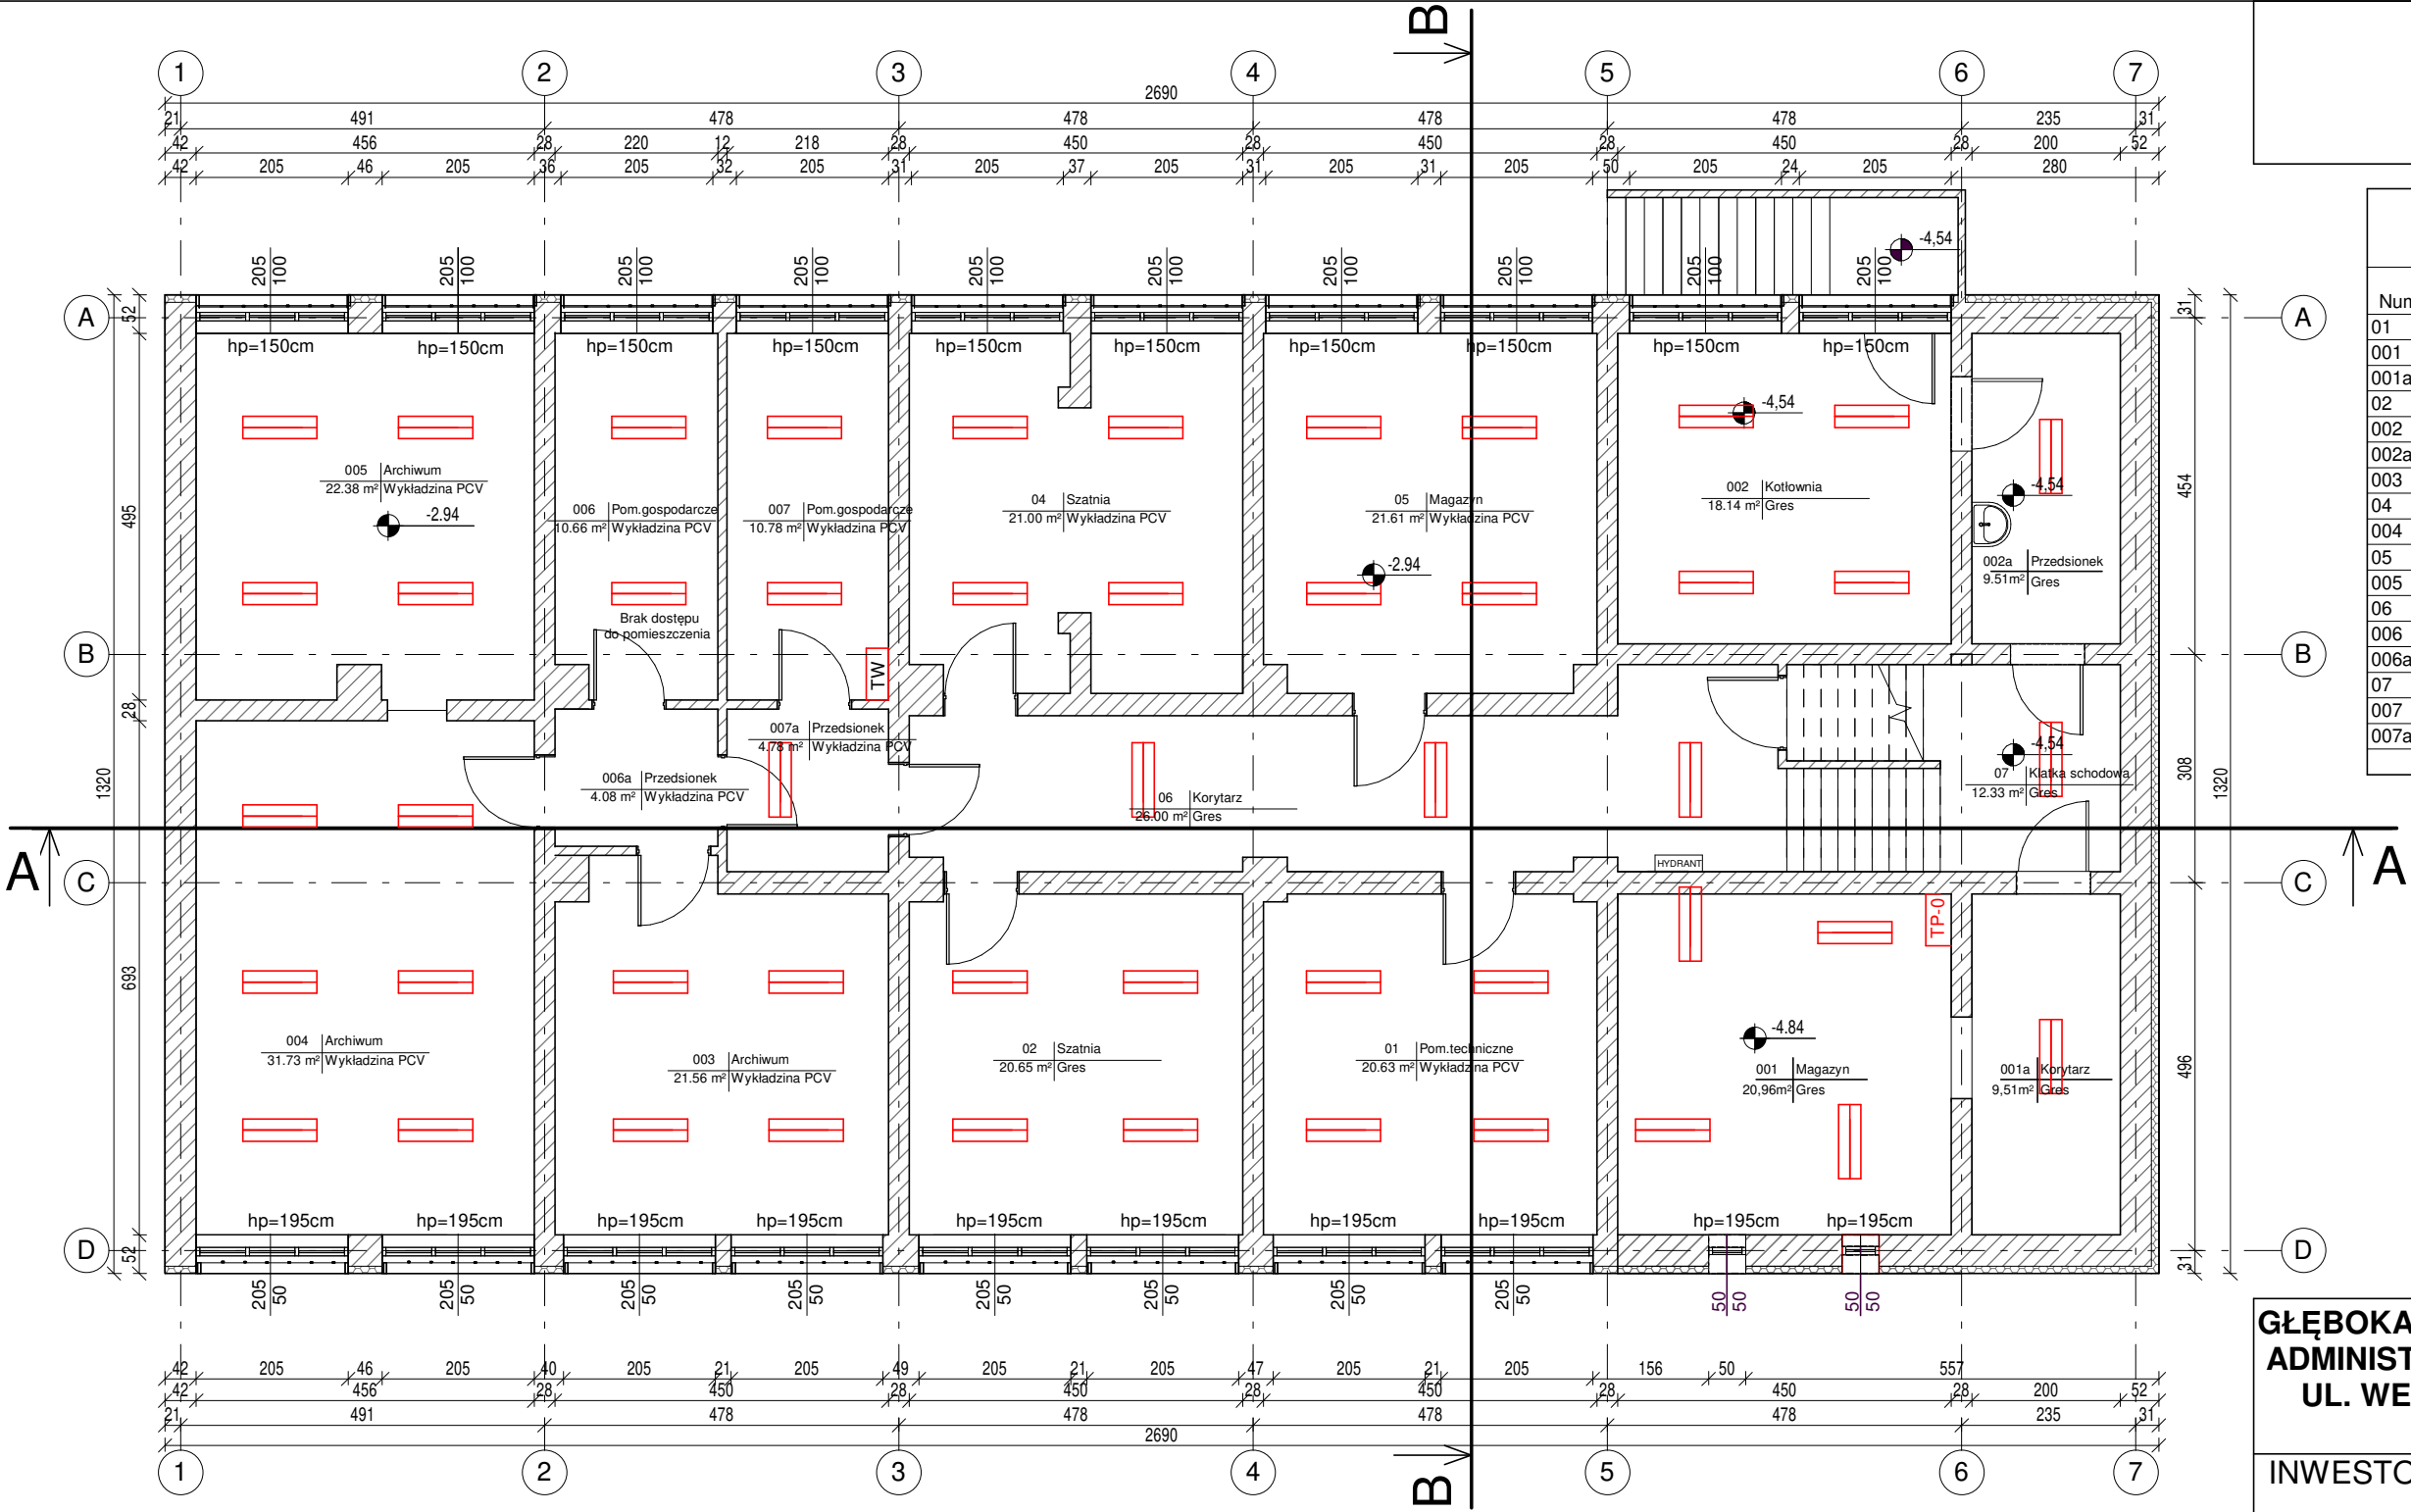

Legenda :	
	System świetlny 2x39W
	Światłówka 2x36W
	Żarówka 13W
	rozdzielnia wentylacji mechanicznej
	tablica oświetlenia awaryjnego
	tablica elektryczna rozdzielcza