


RZUT II PIĘTRA
skala 1:100

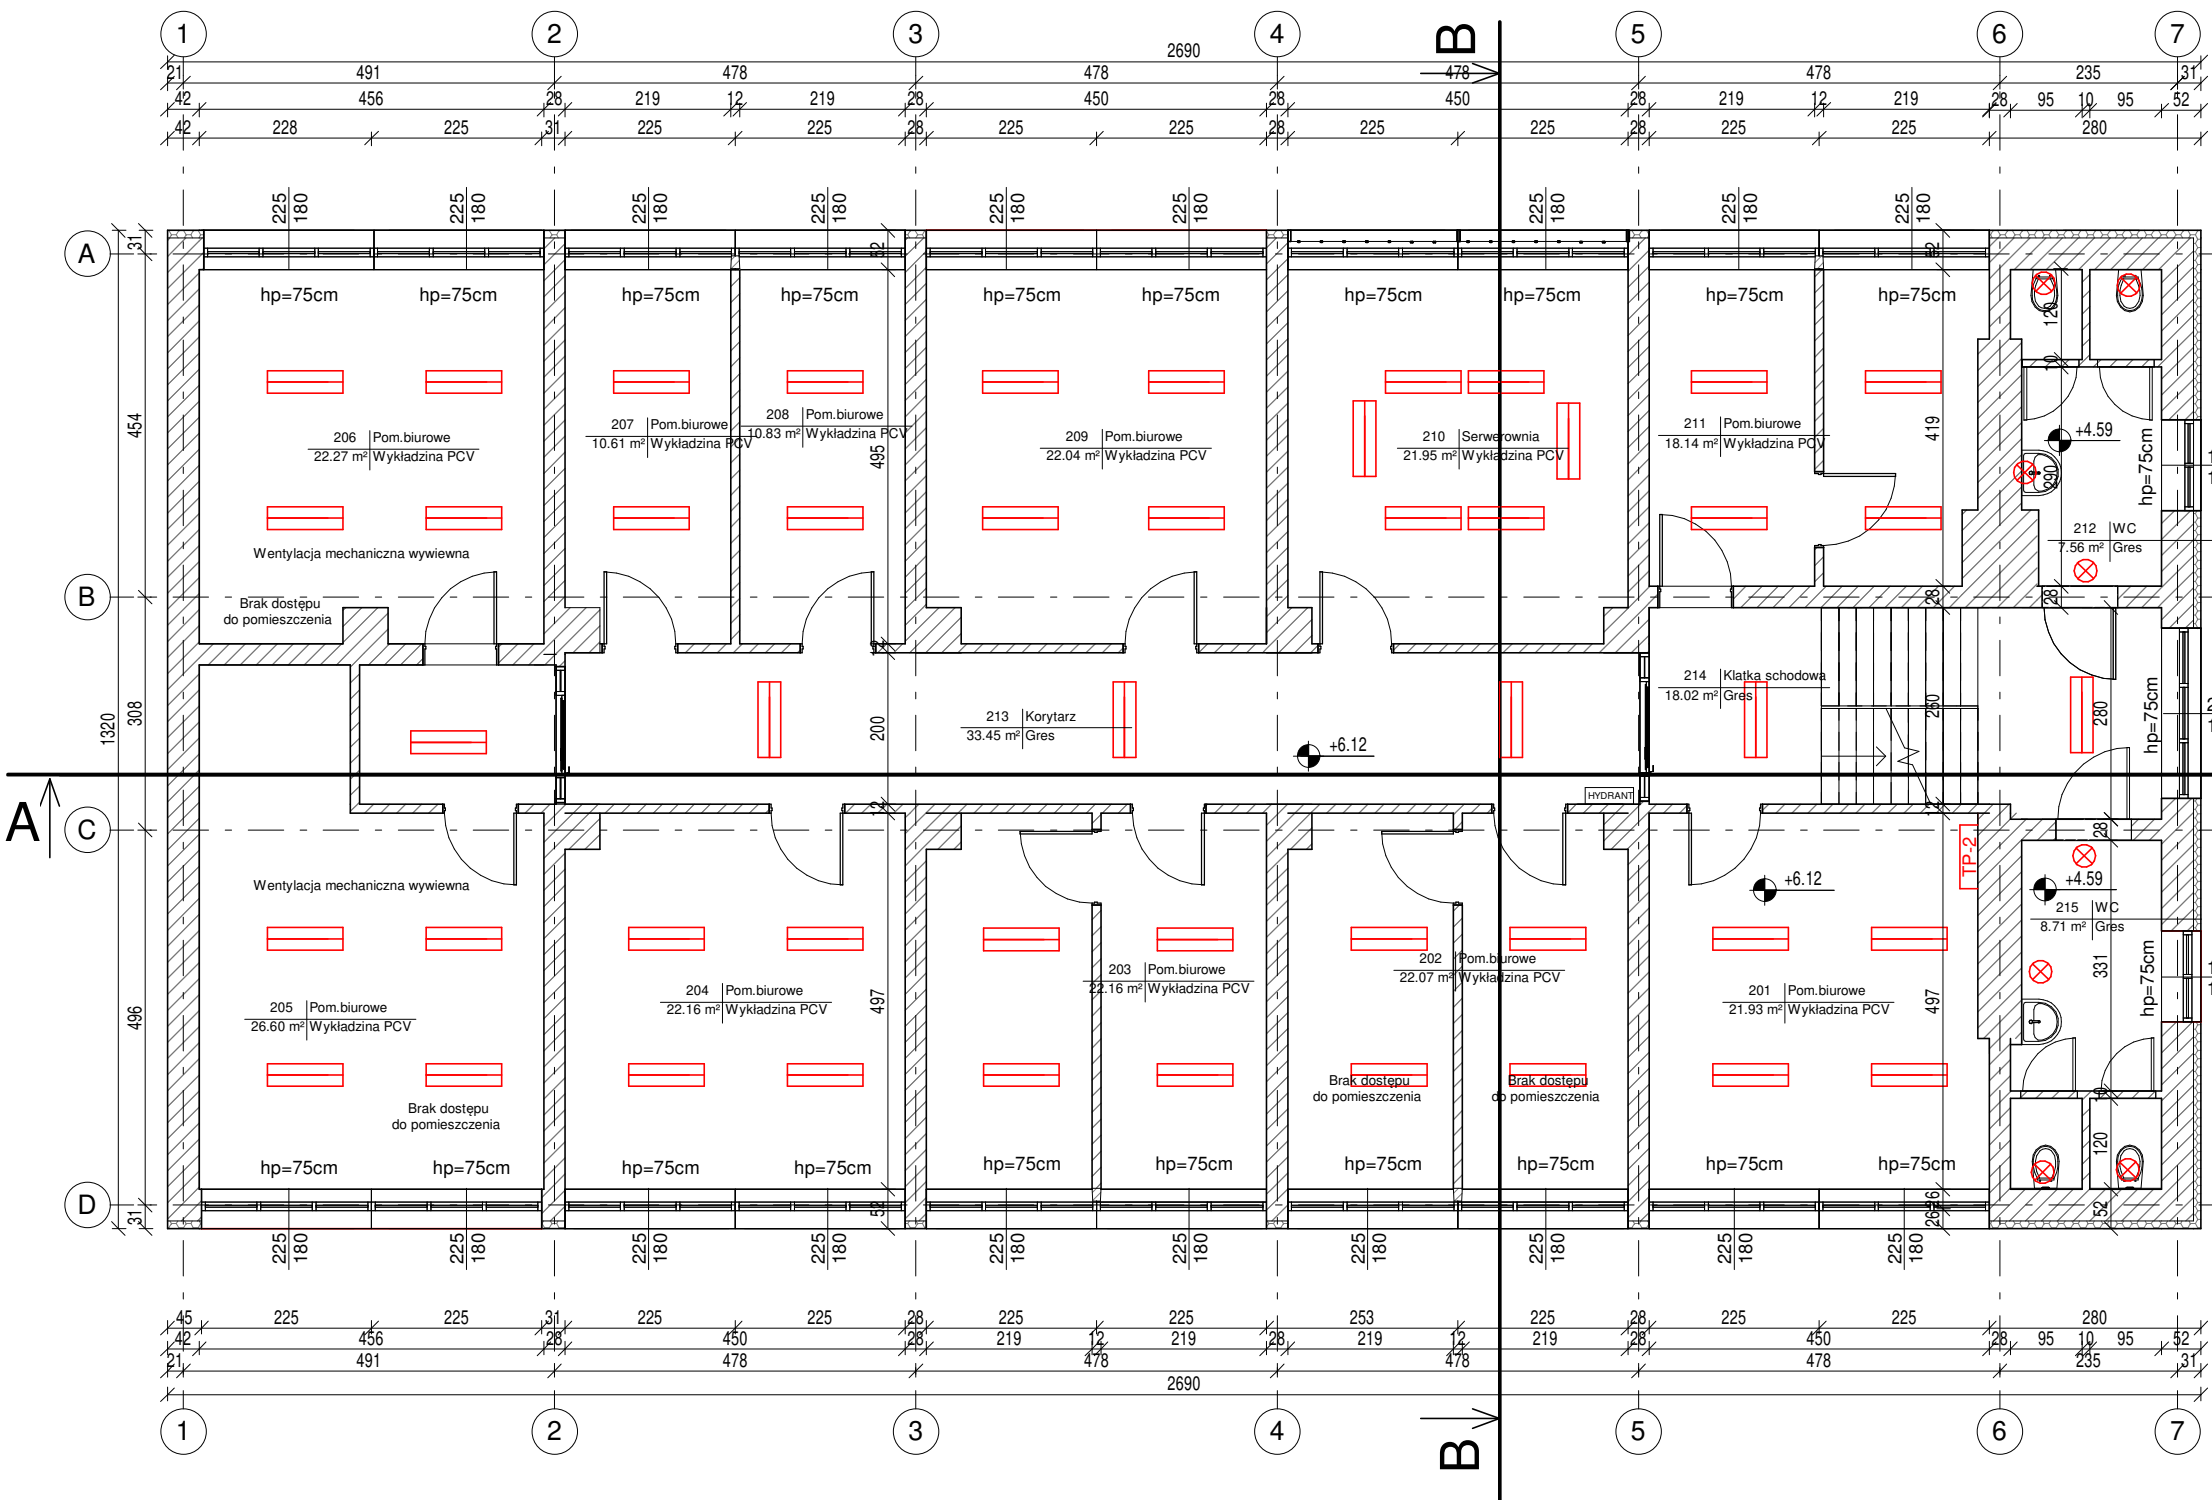

Zestawienie pomieszczeń II piętra			
Numer	Nazwa	Powierzchnia	Wykończenie posadzki
201	Pom.biurowe	21.93 m ²	Wykładzina PCV
202	Pom.biurowe	22.07 m ²	Wykładzina PCV
203	Pom.biurowe	22.16 m ²	Wykładzina PCV
204	Pom.biurowe	22.16 m ²	Wykładzina PCV
205	Pom.biurowe	26.60 m ²	Wykładzina PCV
206	Pom.biurowe	22.27 m ²	Wykładzina PCV
207	Pom.biurowe	10.61 m ²	Wykładzina PCV
208	Pom.biurowe	10.83 m ²	Wykładzina PCV
209	Pom.biurowe	22.04 m ²	Wykładzina PCV
210	Serwerownia	21.95 m ²	Wykładzina PCV
211	Pom.biurowe	18.14 m ²	Wykładzina PCV
212	WC	7.56 m ²	Gres
213	Korytarz	33.45 m ²	Gres
214	Klatka schodowa	18.02 m ²	Gres
215	WC	8.71 m ²	Gres
		288.50 m ²	

Legenda :	
	System świetlny 2x39W
	Światłówka 2x36W
	Żarówka 13W
	rozdzielnia wentylacji mechanicznej
	tablica oświetlenia awaryjnego
	tablica elektryczna rozdzielcza

GŁĘBOKA TERMOMODERNIZACJA BUDYNKU IZBY
ADMINISTRACJI SKARBOWEJ W KIELCACH PRZY
UL. WESOŁEJ 56 NA DZIAŁCE NR EWID.1137,
OBRĘB 0017 KIELCE

INWESTOR:
IZBA ADMINISTRACJI SKARBOWEJ
ul. Sandomierska 105
25-324 Kielce

WYKONAWCA:
ul. Skibińskiego 13
25-819 Kielce
tel. 886 720 094
e-mail: biuro@projekt-technika.pl
www.projekt-technika.pl

PROJEKT-TECHNIKA Sp.j.
PROJEKT™
TECHNIKA

AUTORZY OPRACOWANIA:			
<i>Funkcja</i>	<i>Imię i nazwisko</i>	<i>Uprawnienia budowlane</i>	<i>Podpis</i>
Projektant	mgr inż. arch. Paweł Czarnecki	Uprawnienia nr 171/SWOKK/2013 do projektowania bez ograniczeń w specjalności architektonicznej	
Asystent	mgr inż. Sylvia Parobiec	-----	
Skala:	1:100		Branża: INWENTARYZACJA
Temat:	RZUT II PIĘTRA		Nr rys.:
Data opracowania projektu: sierpień 2019			V/INW/04