


RZUT III PIĘTRA  
skala 1:100

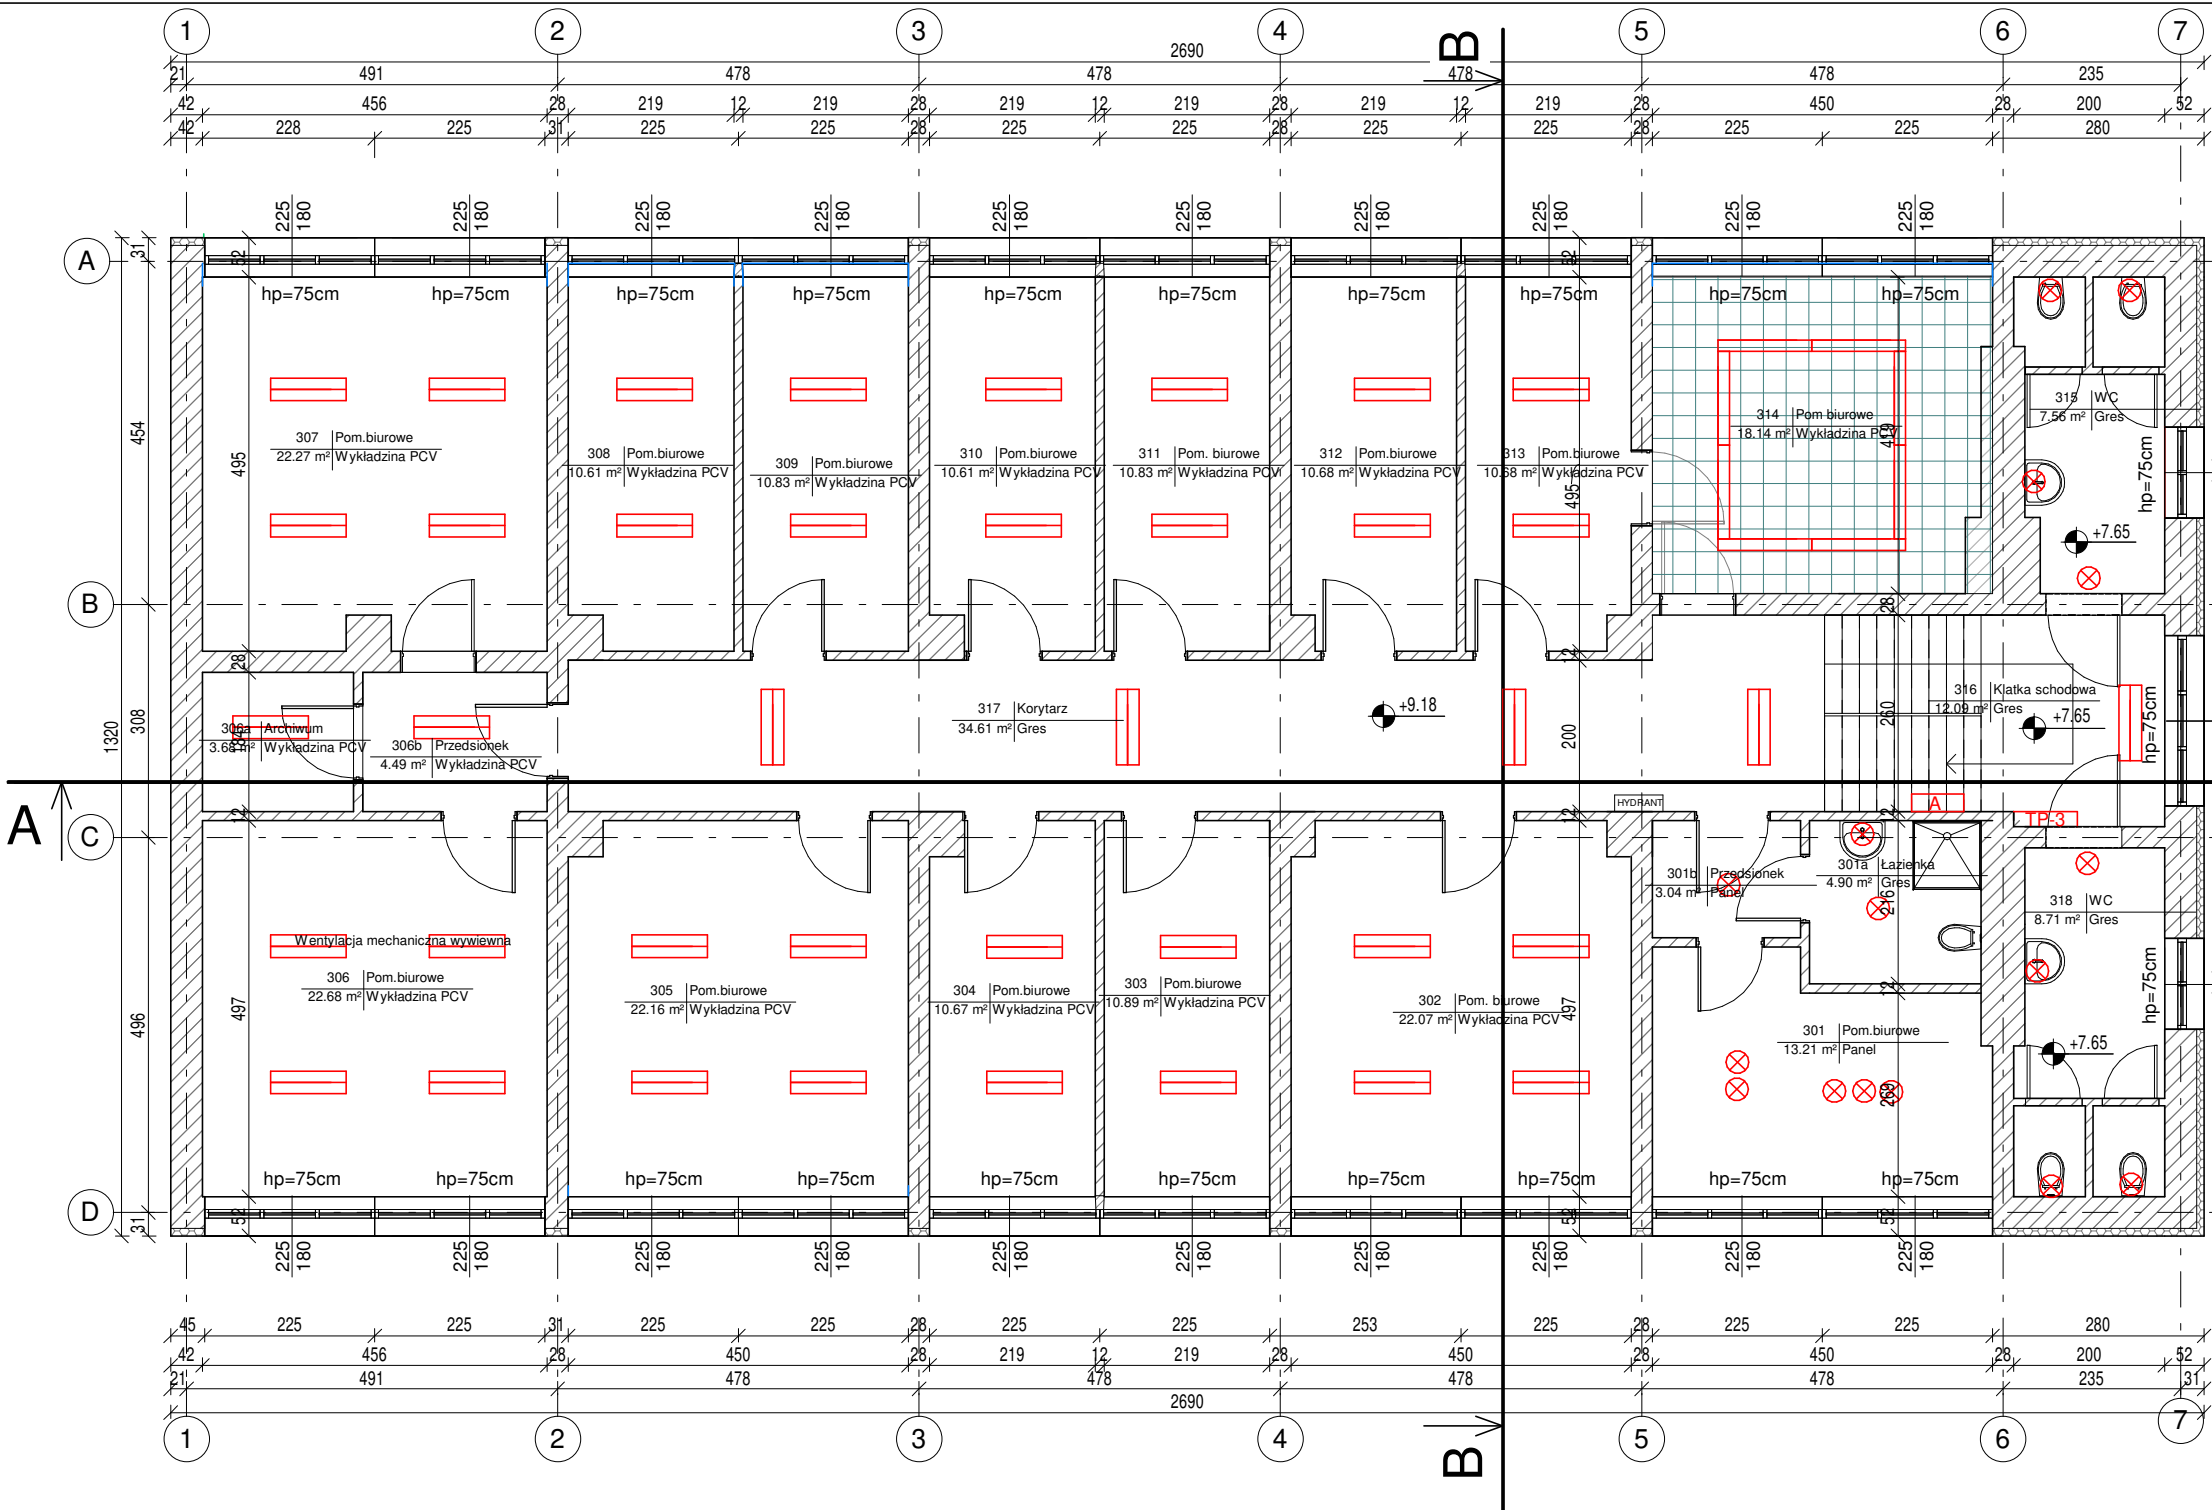

Zestawienie pomieszczeń III piętra			
Numer	Nazwa	Powierzchnia	Wykończenie posadzki
301	Pom.biurowe	13.21 m <sup>2</sup>	Panel
301a	Łazienka	4.90 m <sup>2</sup>	Gres
301b	Przedśionek	3.04 m <sup>2</sup>	Panel
302	Pom. biurowe	22.07 m <sup>2</sup>	Wykładzina PCV
303	Pom.biurowe	10.89 m <sup>2</sup>	Wykładzina PCV
304	Pom.biurowe	10.67 m <sup>2</sup>	Wykładzina PCV
305	Pom.biurowe	22.16 m <sup>2</sup>	Wykładzina PCV
306	Pom.biurowe	22.68 m <sup>2</sup>	Wykładzina PCV
306a	Archiwum	3.68 m <sup>2</sup>	Wykładzina PCV
306b	Przedśionek	4.49 m <sup>2</sup>	Wykładzina PCV
307	Pom.biurowe	22.27 m <sup>2</sup>	Wykładzina PCV
308	Pom.biurowe	10.61 m <sup>2</sup>	Wykładzina PCV
309	Pom.biurowe	10.83 m <sup>2</sup>	Wykładzina PCV
310	Pom.biurowe	10.61 m <sup>2</sup>	Wykładzina PCV
311	Pom. biurowe	10.83 m <sup>2</sup>	Wykładzina PCV
312	Pom.biurowe	10.68 m <sup>2</sup>	Wykładzina PCV
313	Pom.biurowe	10.68 m <sup>2</sup>	Wykładzina PCV
314	Pom biurowe	18.14 m <sup>2</sup>	Wykładzina PCV
315	WC	7.56 m <sup>2</sup>	Gres
316	Klatka schodowa	12.09 m <sup>2</sup>	Gres
317	Korytarz	34.61 m <sup>2</sup>	Gres
318	WC	8.71 m <sup>2</sup>	Gres
		285.41 m <sup>2</sup>	

GŁĘBOKA TERMOMODERNIZACJA BUDYNKU IZBY  
ADMINISTRACJI SKARBOWEJ W KIELCACH PRZY  
UL. WESOŁEJ 56 NA DZIAŁCE NR EWID.1137,  
OBRĘB 0017 KIELCE

INWESTOR:  
**IZBA ADMINISTRACJI SKARBOWEJ**  
ul. Sandomierska 105  
25-324 Kielce

WYKONAWCA:  
ul.Skibińskiego 13  
25-819 Kielce  
tel. 886 720 094  
e-mail: biuro@projekt-technika.pl  
www.projekt-technika.pl

**PROJEKT-TECHNIKA Sp.j.**  
**PROJEKT™**  
**TECHNIKA**

AUTORZY OPRACOWANIA:			
Funkcja	Imię i nazwisko	Uprawnienia budowlane	Podpis
Projektant	mgr inż. arch. Paweł Czarnecki	Uprawnienia nr 171/SWOKK/2013 do projektowania bez ograniczeń w specjalności architektonicznej	
Asystent	mgr inż. Sylvia Parobiec	-----	
Skala:	1:100		Branża: INWENTARYZACJA
Temat:	RZUT III PIĘTRA		Nr rys.:
Data opracowania projektu: sierpień 2019			V/INW/05

Legenda :

System świetlny 2x39W

Światłówka 2x36W

Żarówka 13W

sufit podwieszany

TW

rozdzielnia wentylacji mechanicznej

A

tablica oświetlenia awaryjnego

TP-2

tablica elektryczna rozdzielcza