



RZUT PIWNIC - INSTALACJA C.O.
skala 1:100

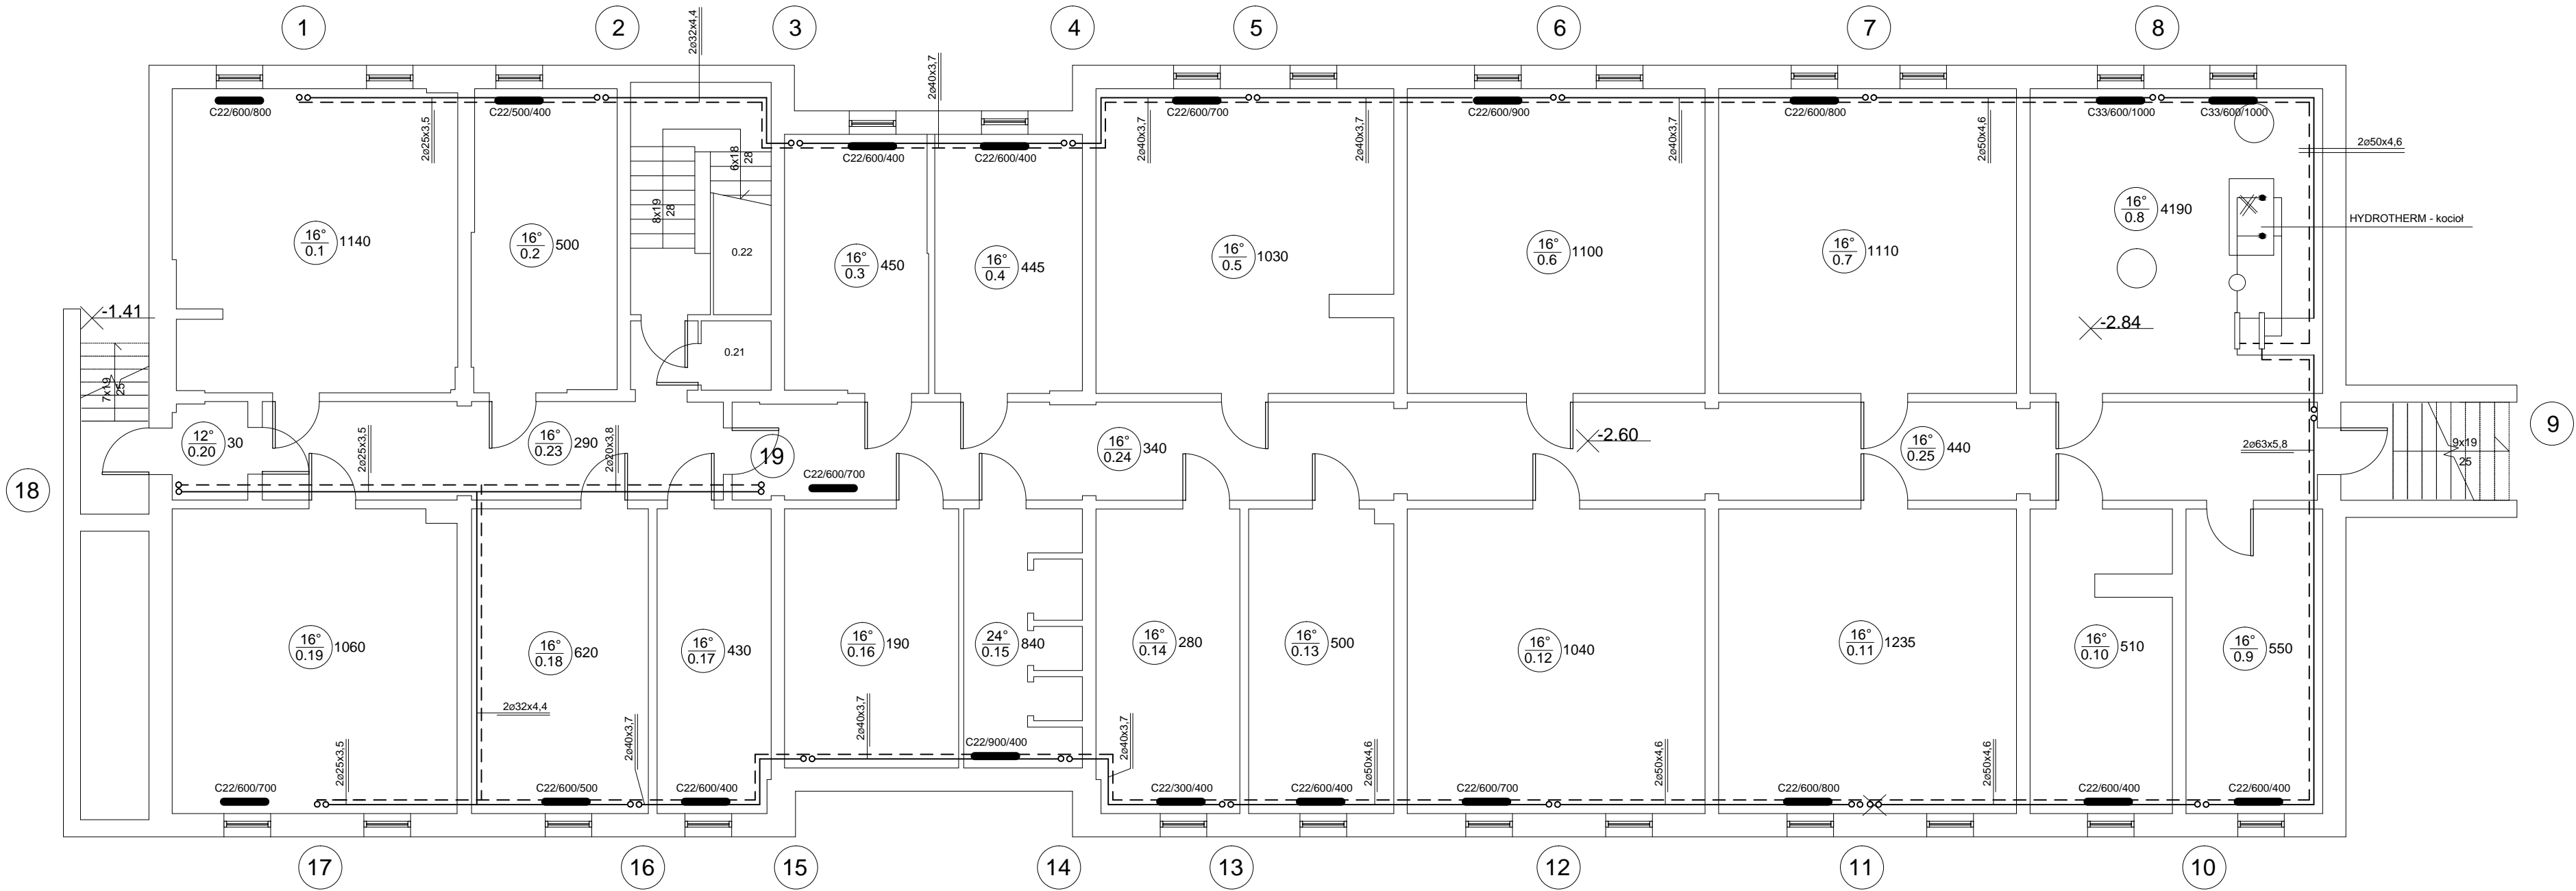

Nr	Nazwa	Pow.	Wykończenie
0.1	Pomieszczenie	31.86m²	Wykładzina dywanowa
0.2	Magazyn	16.28m²	Gres
0.3	Magazyn	13.76m²	Gres
0.4	Magazyn	14.22m²	Płytki PCV
0.5	Magazyn	33.25m²	Lastryko
0.6	Magazyn	33.81m²	PCV
0.7	Magazyn	33.81m²	Pos. betonowa
0.8	Kotłownia	33.22m²	Gres
0.9	Magazyn	15.51m²	Pos. betonowa
0.10	Magazyn	15.48m²	Pos. betonowa
0.11	Magazyn	33.78m²	Pos. betonowa
0.12	Magazyn	33.78m²	PCV
0.13	Magazyn	16.35m²	Wykładzina dywanowa
0.14	Magazyn	16.27m²	Pos. betonowa
0.15	Toaleta	10.86m²	Terakota
0.16	Magazyn	16.80m²	PCV
0.17	Magazyn	12.88m²	PCV
0.18	Magazyn	20.05m²	PCV
0.19	Magazyn	32.17m²	Gres
0.20	Przedsiónek	2.73m²	Pos. betonowa
0.21	P-EL	1.81m²	Pos. betonowa
0.22	PP-Sch	2.47m²	Pos. betonowa
0.23	Korytarz + Hall	18.54m²	Lastryko
0.24	Korytarz II	35.51m²	Lastryko
0.25	Korytarz III	21.97m²	Lastryko

TERMOMODERNIZACJA BUDYNKU IZBY SKARBOWEJ W KIELCACH			
INWESTOR		IZBA SKARBOWA W KIELCACH ul. Wincentego Witosa 78B 25-561 Kielce	
WYKONAWCA		PROJEKT-TECHNIKA Sp.J. ul. Skibińskiego 13 25-819 Kielce	
 PROJEKT TECHNIKA			
AUTORZY OPRACOWANIA			
Funkcja	Imię i nazwisko	Uprawnienia budowlane	Podpis
Projektant	Leopold Szozda	GT.VI-63/88/76	
Sprawdzający	Robert Smagłowski	UPR. Nr MAZ/0074/POOS/12	
Skala	1:100		Branża SANITARNA
Temat	Rzut piwnic - instalacja c.o.		Nr rys. III/SANIT/S-02
Data opracowania: październik 2016			